



令 7－防安・交  
藤倉汚水ポンプ場改築工事

機 械 設 備 図 面 目 録

図番	図面名	縮尺 (A3)
M-0 1	一般平面図	1/500
M-0 2	水位関係図	V:1/200
M-0 3	機械設備 改築フローシート	NON
M-0 4	機械設備 地下 2 階平面図	1/100
M-0 5	機械設備 地下 1 階平面図	1/100
M-0 6	機械設備 1 階平面図	1/100
M-0 7	機械設備 断面図 ( 1 )	1/100
M-0 8	機械設備 断面図 ( 2 )	1/100
M-0 9	機械設備 断面図 ( 3 )	1/100

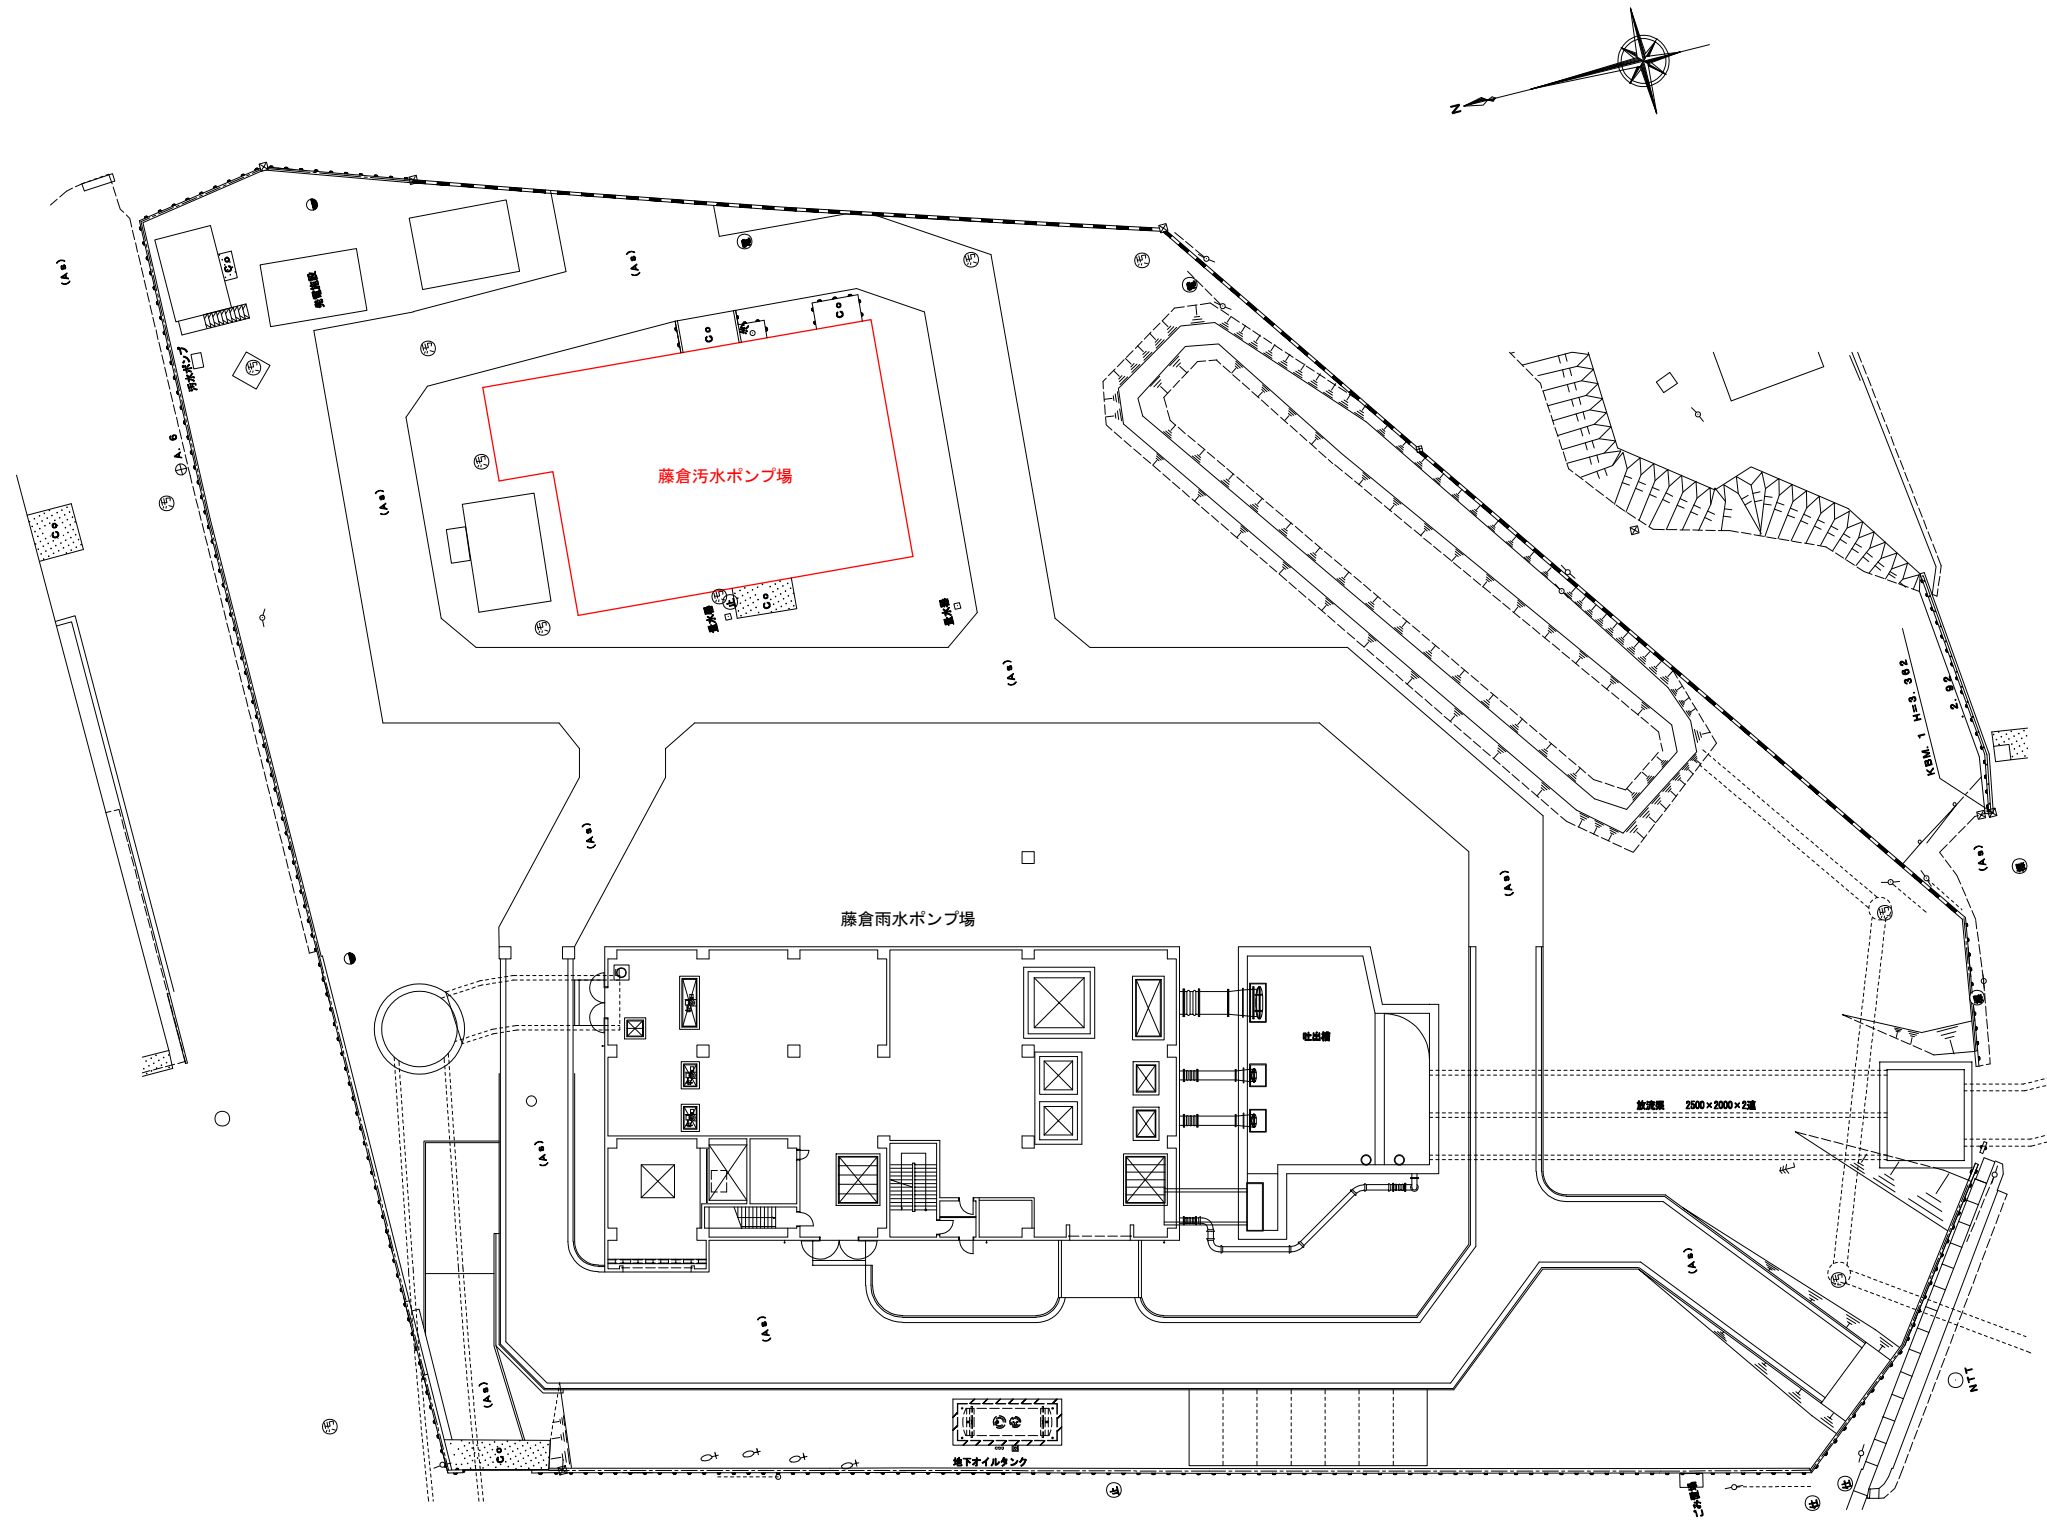

路線名			
施工箇所	塩竈市新浜町一丁目地内		
工事名	令7-防安・交 藤倉汚水ポンプ場改築工事		
図面名	一般平面図		
縮尺	A3:1/500	位置	
塩竈市		図番	M-01

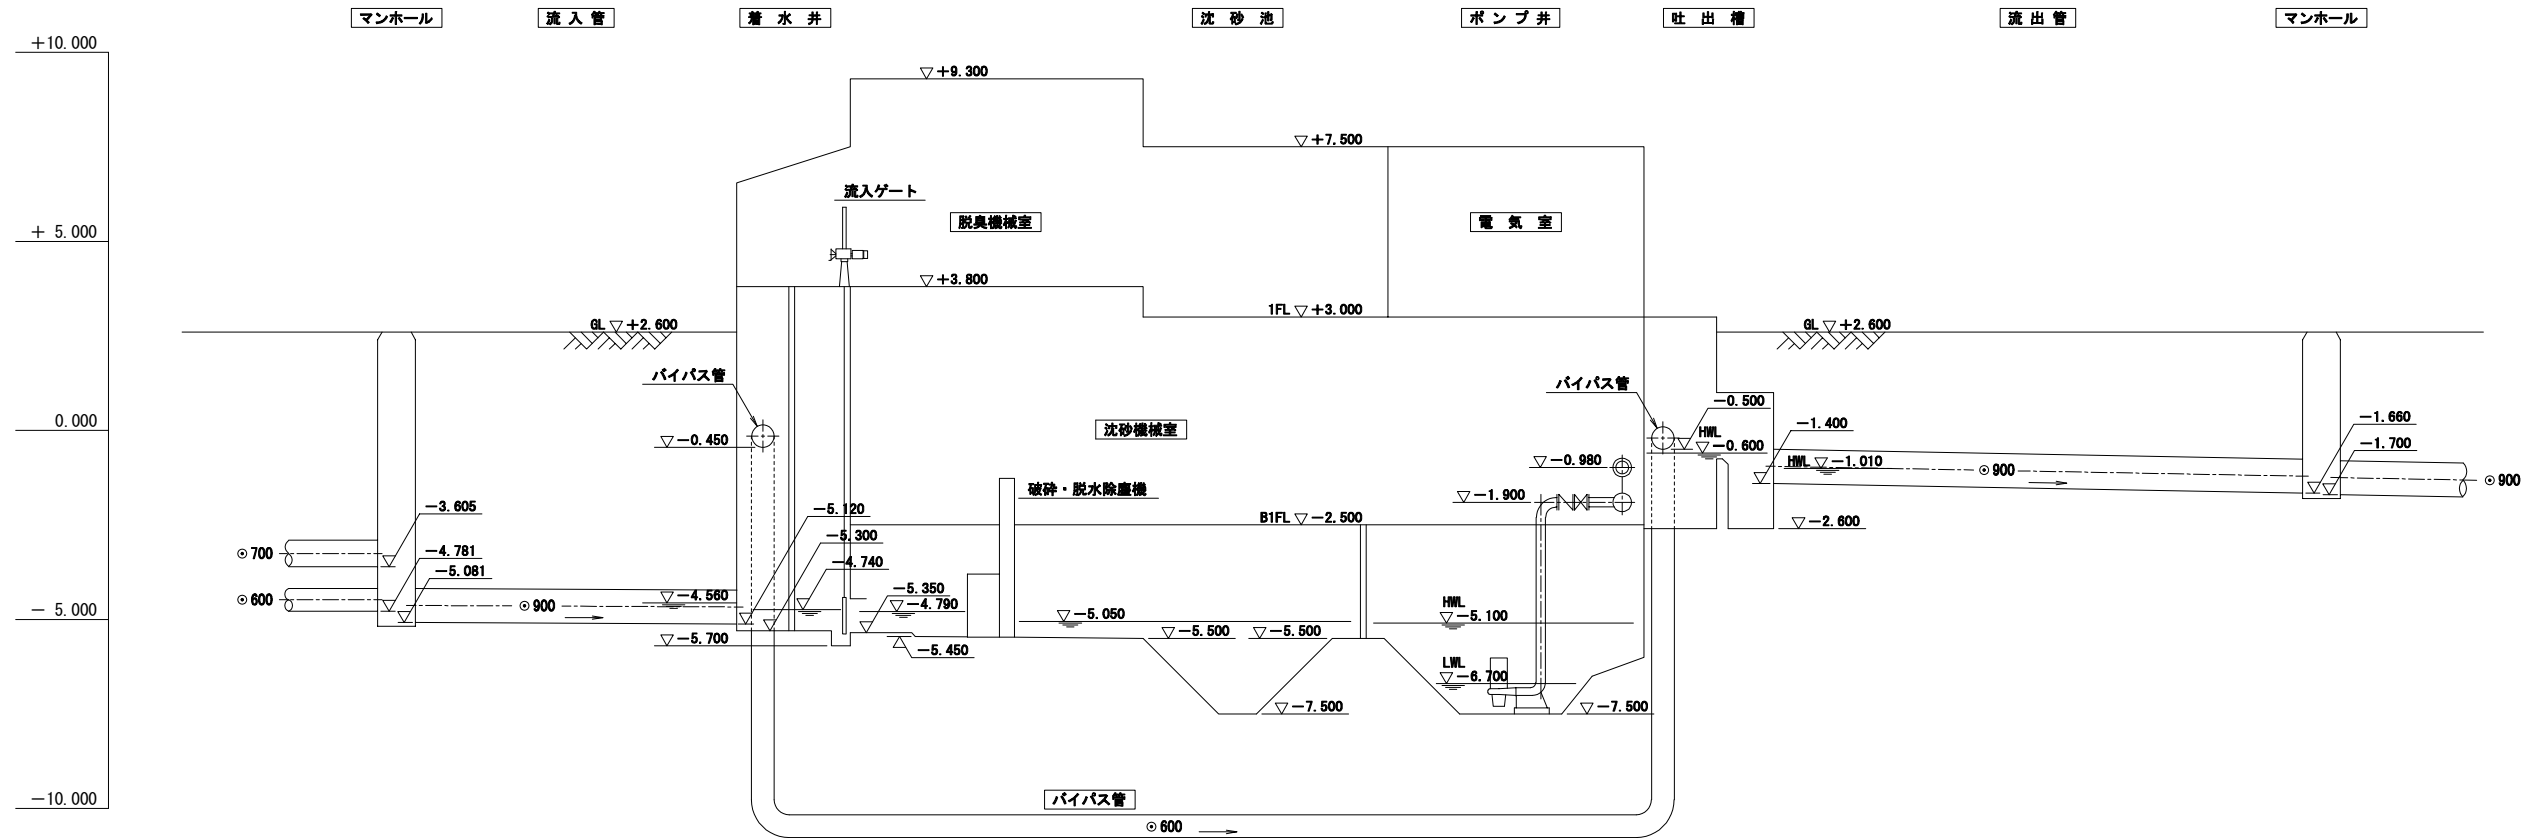

水位関係図

路線名			
施工箇所	塩竈市新浜町一丁目地内		
工事名	令7-防安・交 蔵倉汚水ポンプ場改築工事		
図面名	水位関係図		
縮尺	A3:V=1/200	位置	
塩竈市	図番	M-02	