



路線名			
施工箇所	塩 竈 市 新 浜 町 一 丁 目 地 内		
工事名	令 7 - 防 安 ・ 交 藤 倉 汚 水 ポ ン プ 場 改 築 工 事		
図面名	機械設備 1階平面図		
縮 尺	A3:1/100	位置	
塩 竈 市		図 番	M-06

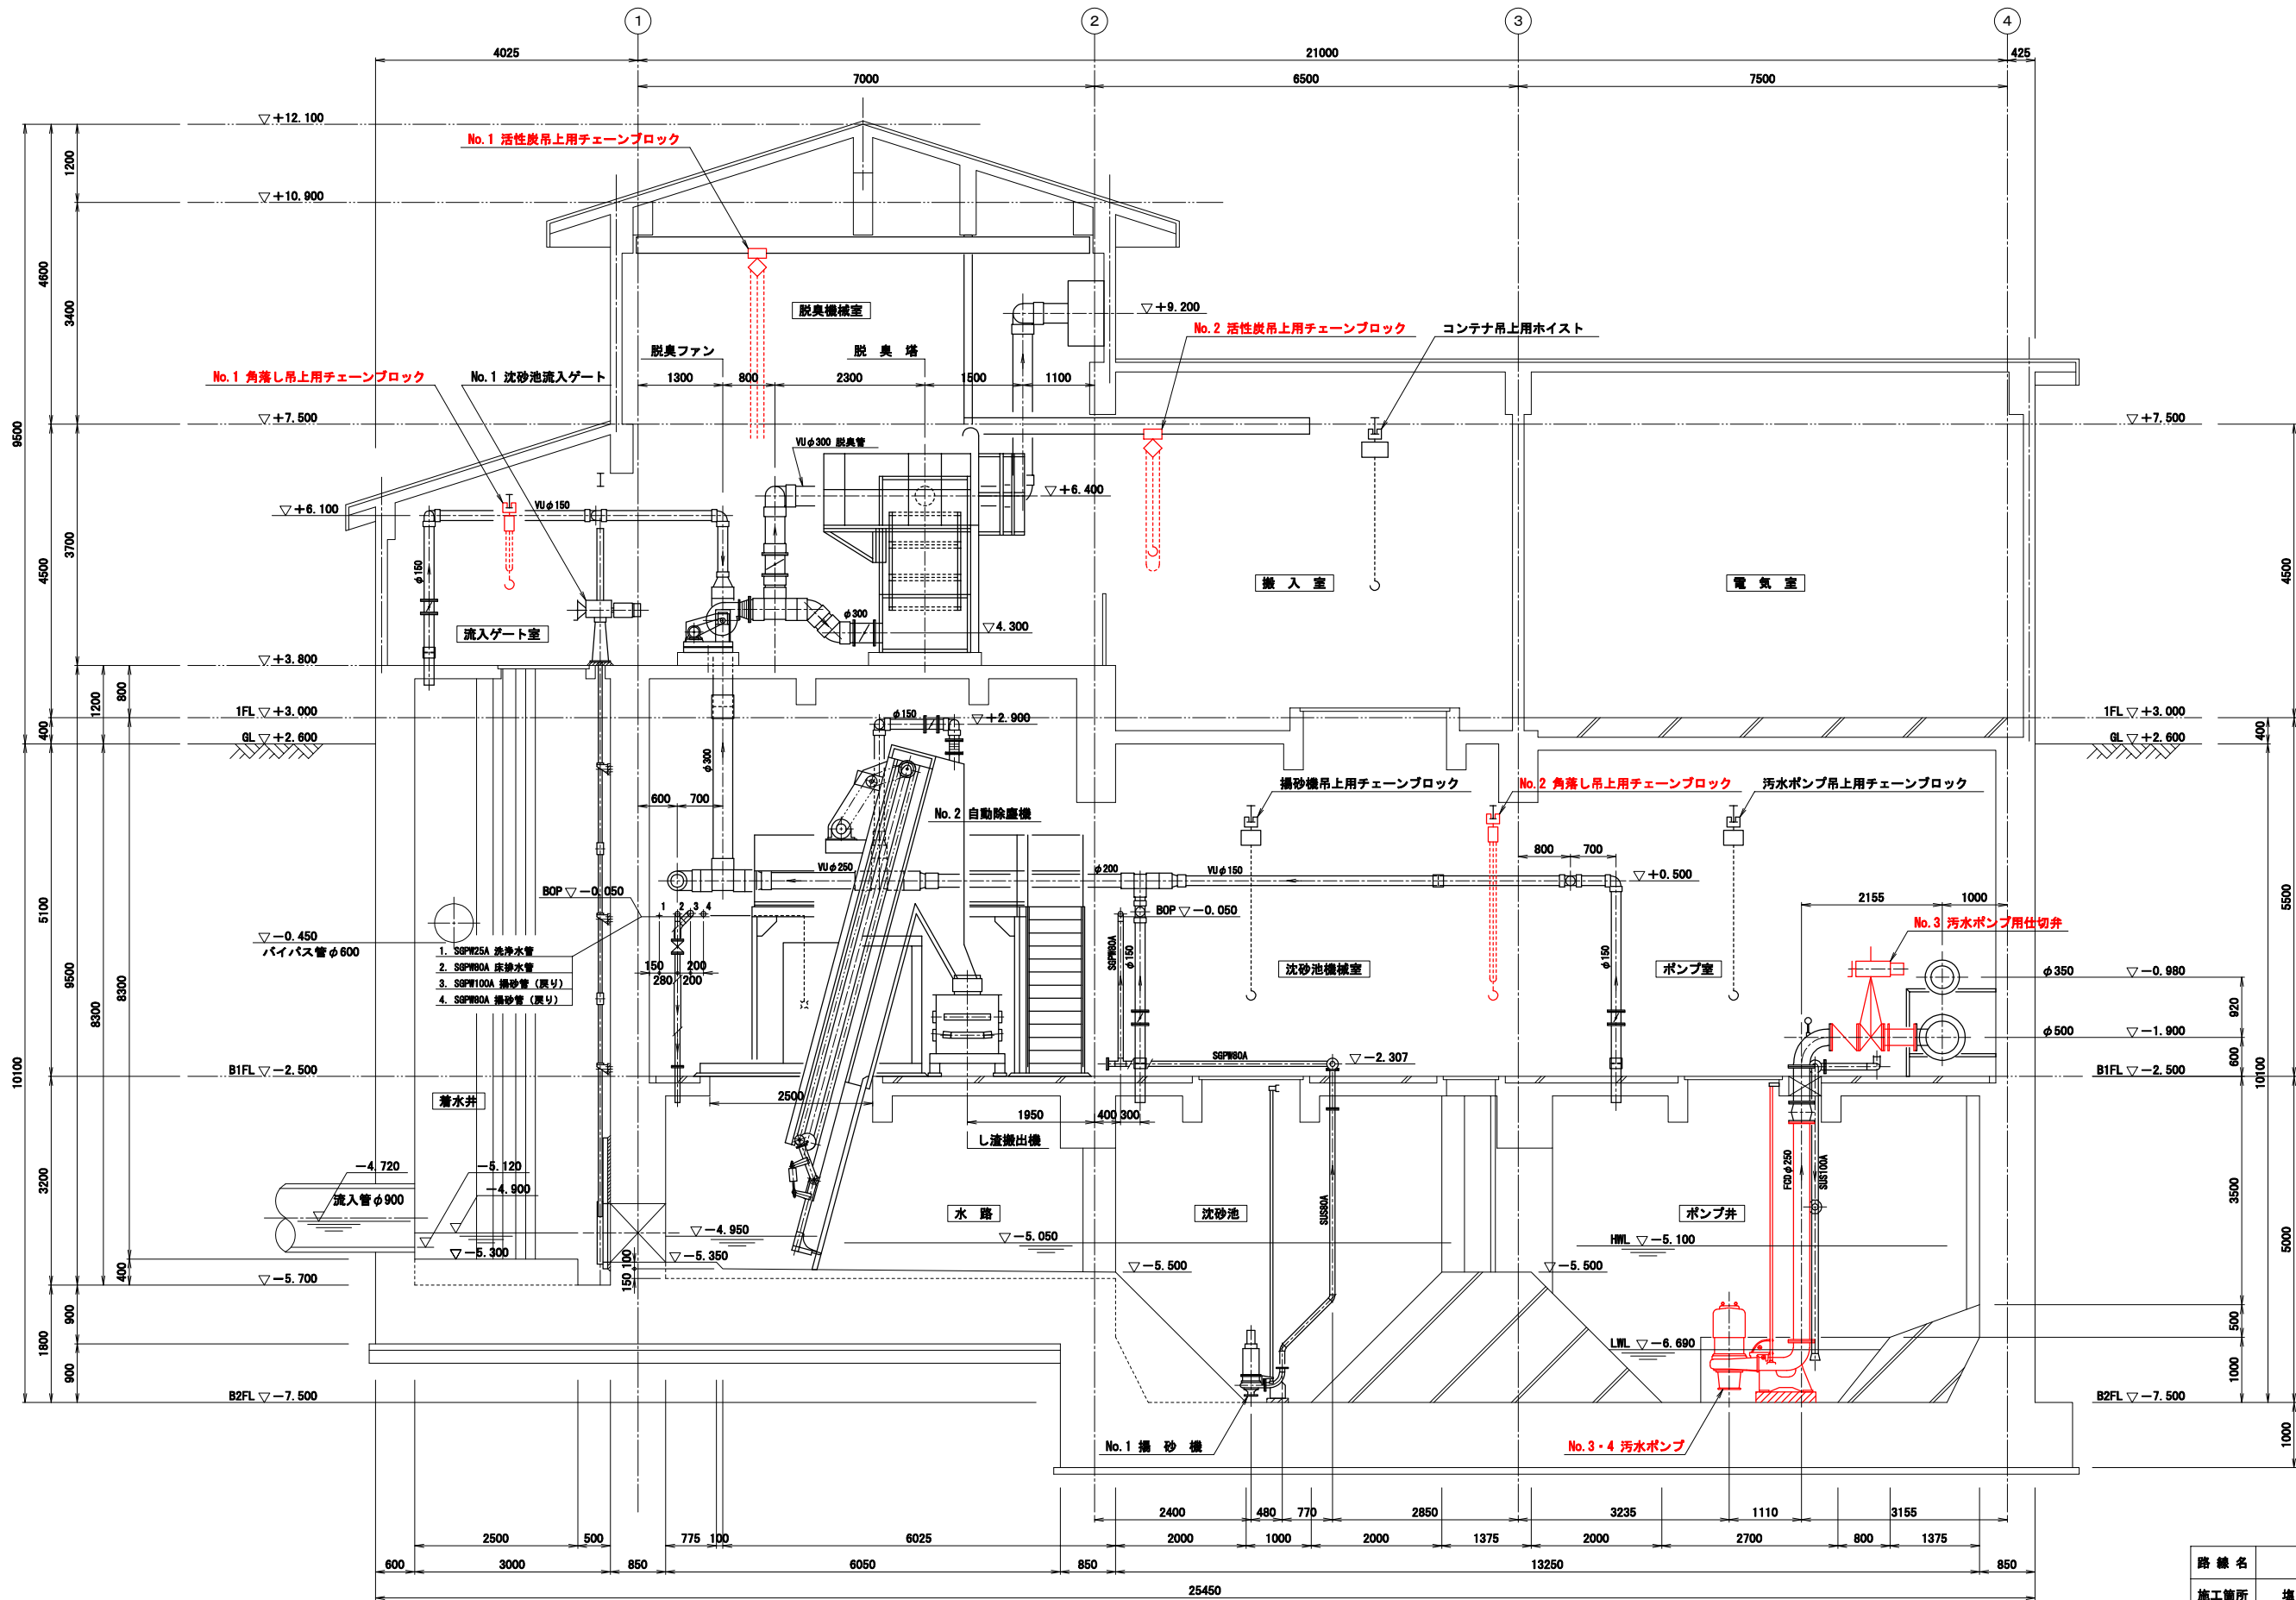

路線名	塩竈市新浜町一丁目地内		
施工箇所	塩竈市新浜町一丁目地内		
工事名	令7-防安・交 瀬倉汚水ポンプ場改築工事		
図面名	機械設備 断面図(1)		
縮尺	A3:1/100	位置	
塩竈市	図番	M-07	

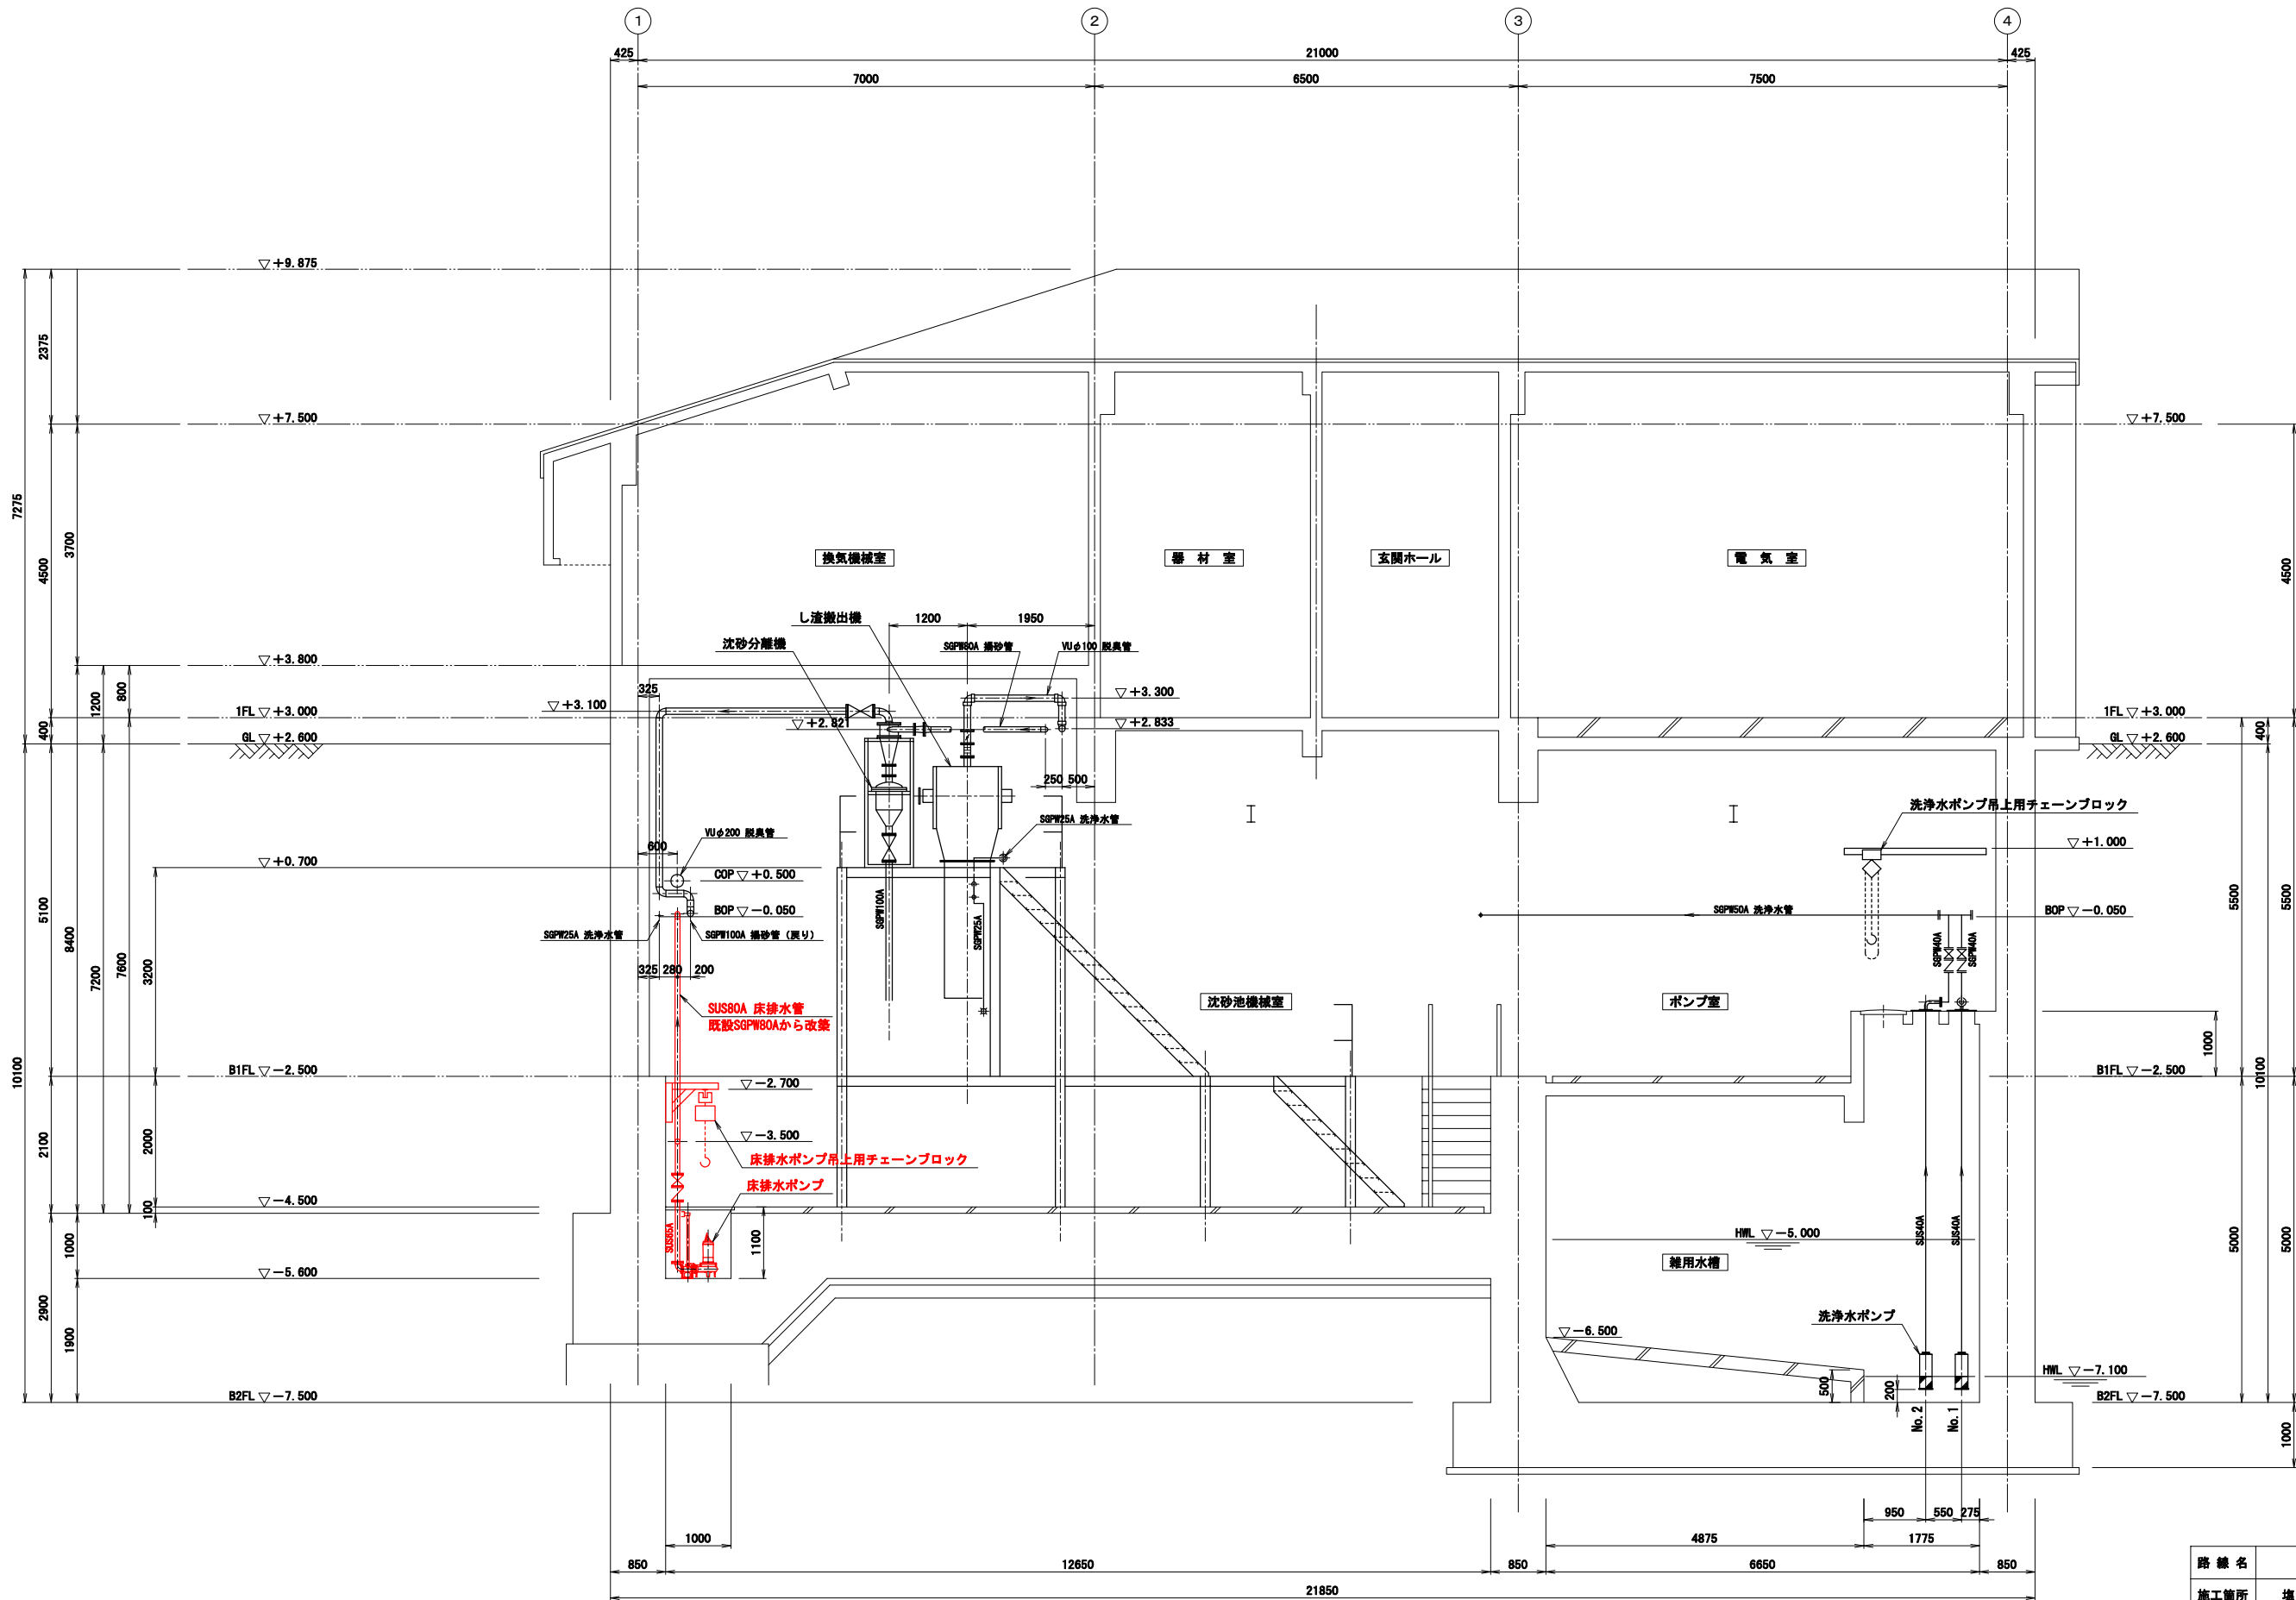

B-B 断面図

注記：図中  及び 赤字 は今回改築部を示す。

路線名			
施工箇所	塩竈市新浜町一丁目地内		
工事名	令 7 - 防 安 ・ 交 蔵 倉 汚 水 ポ ン プ 場 改 築 工 事		
図 面 名	機 械 設 備 断 面 図 ( 2 )		
縮 尺	A3 : 1 / 1 0 0	位 置	
塩 竈 市	図 番	M - 0 8	